
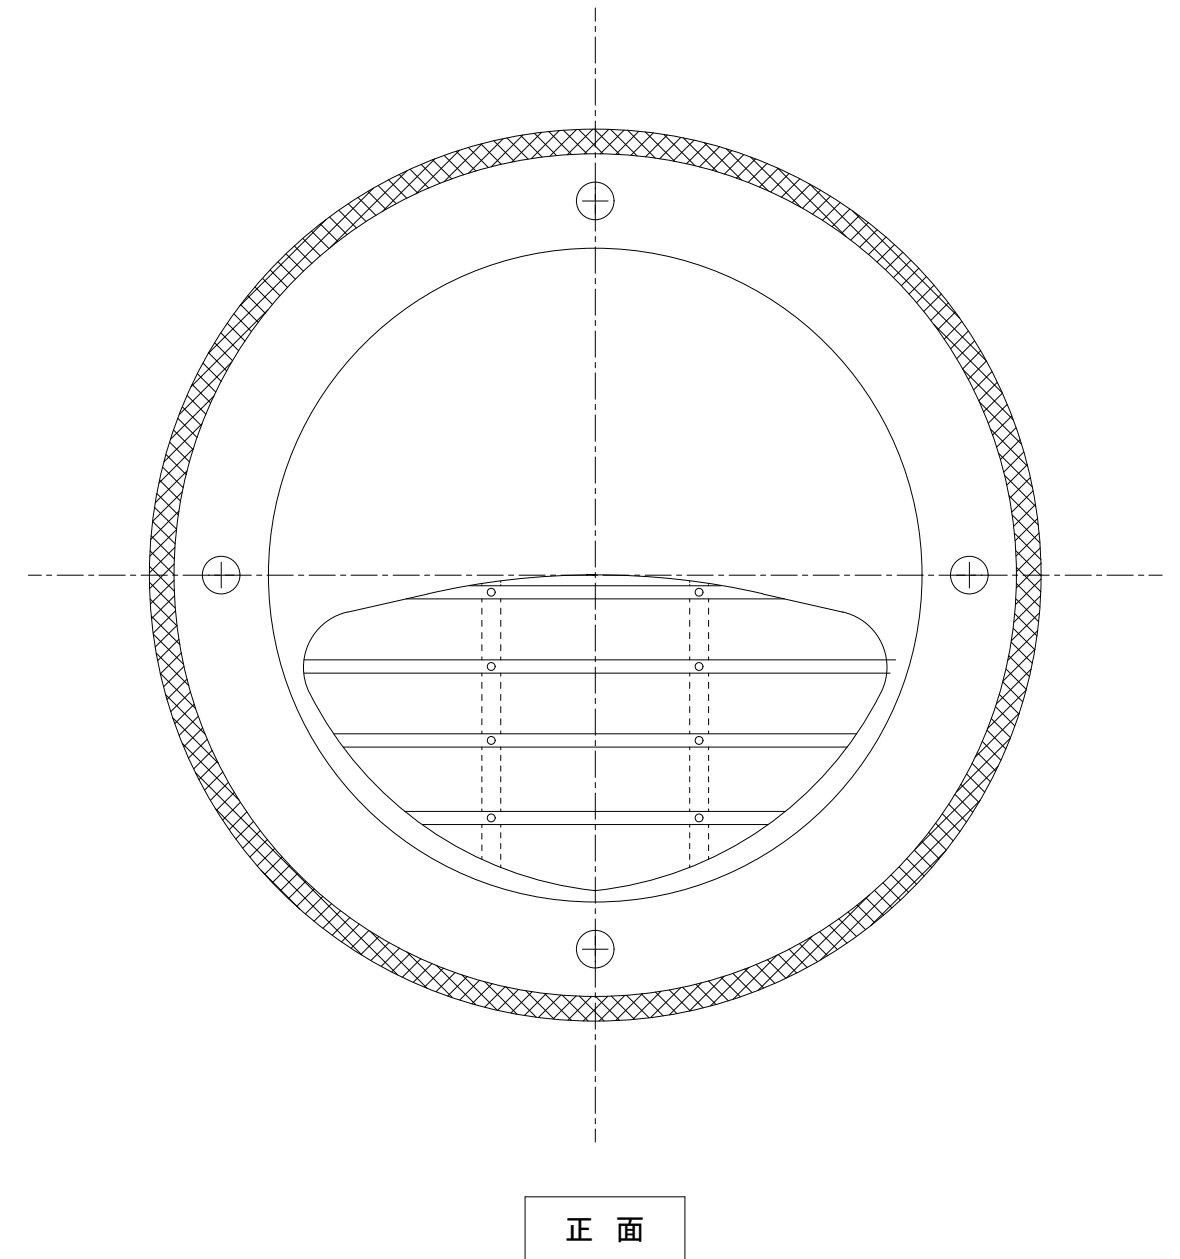


# 耐火イソバンドPro t=50mm 横張り 換気フード部001

参考図

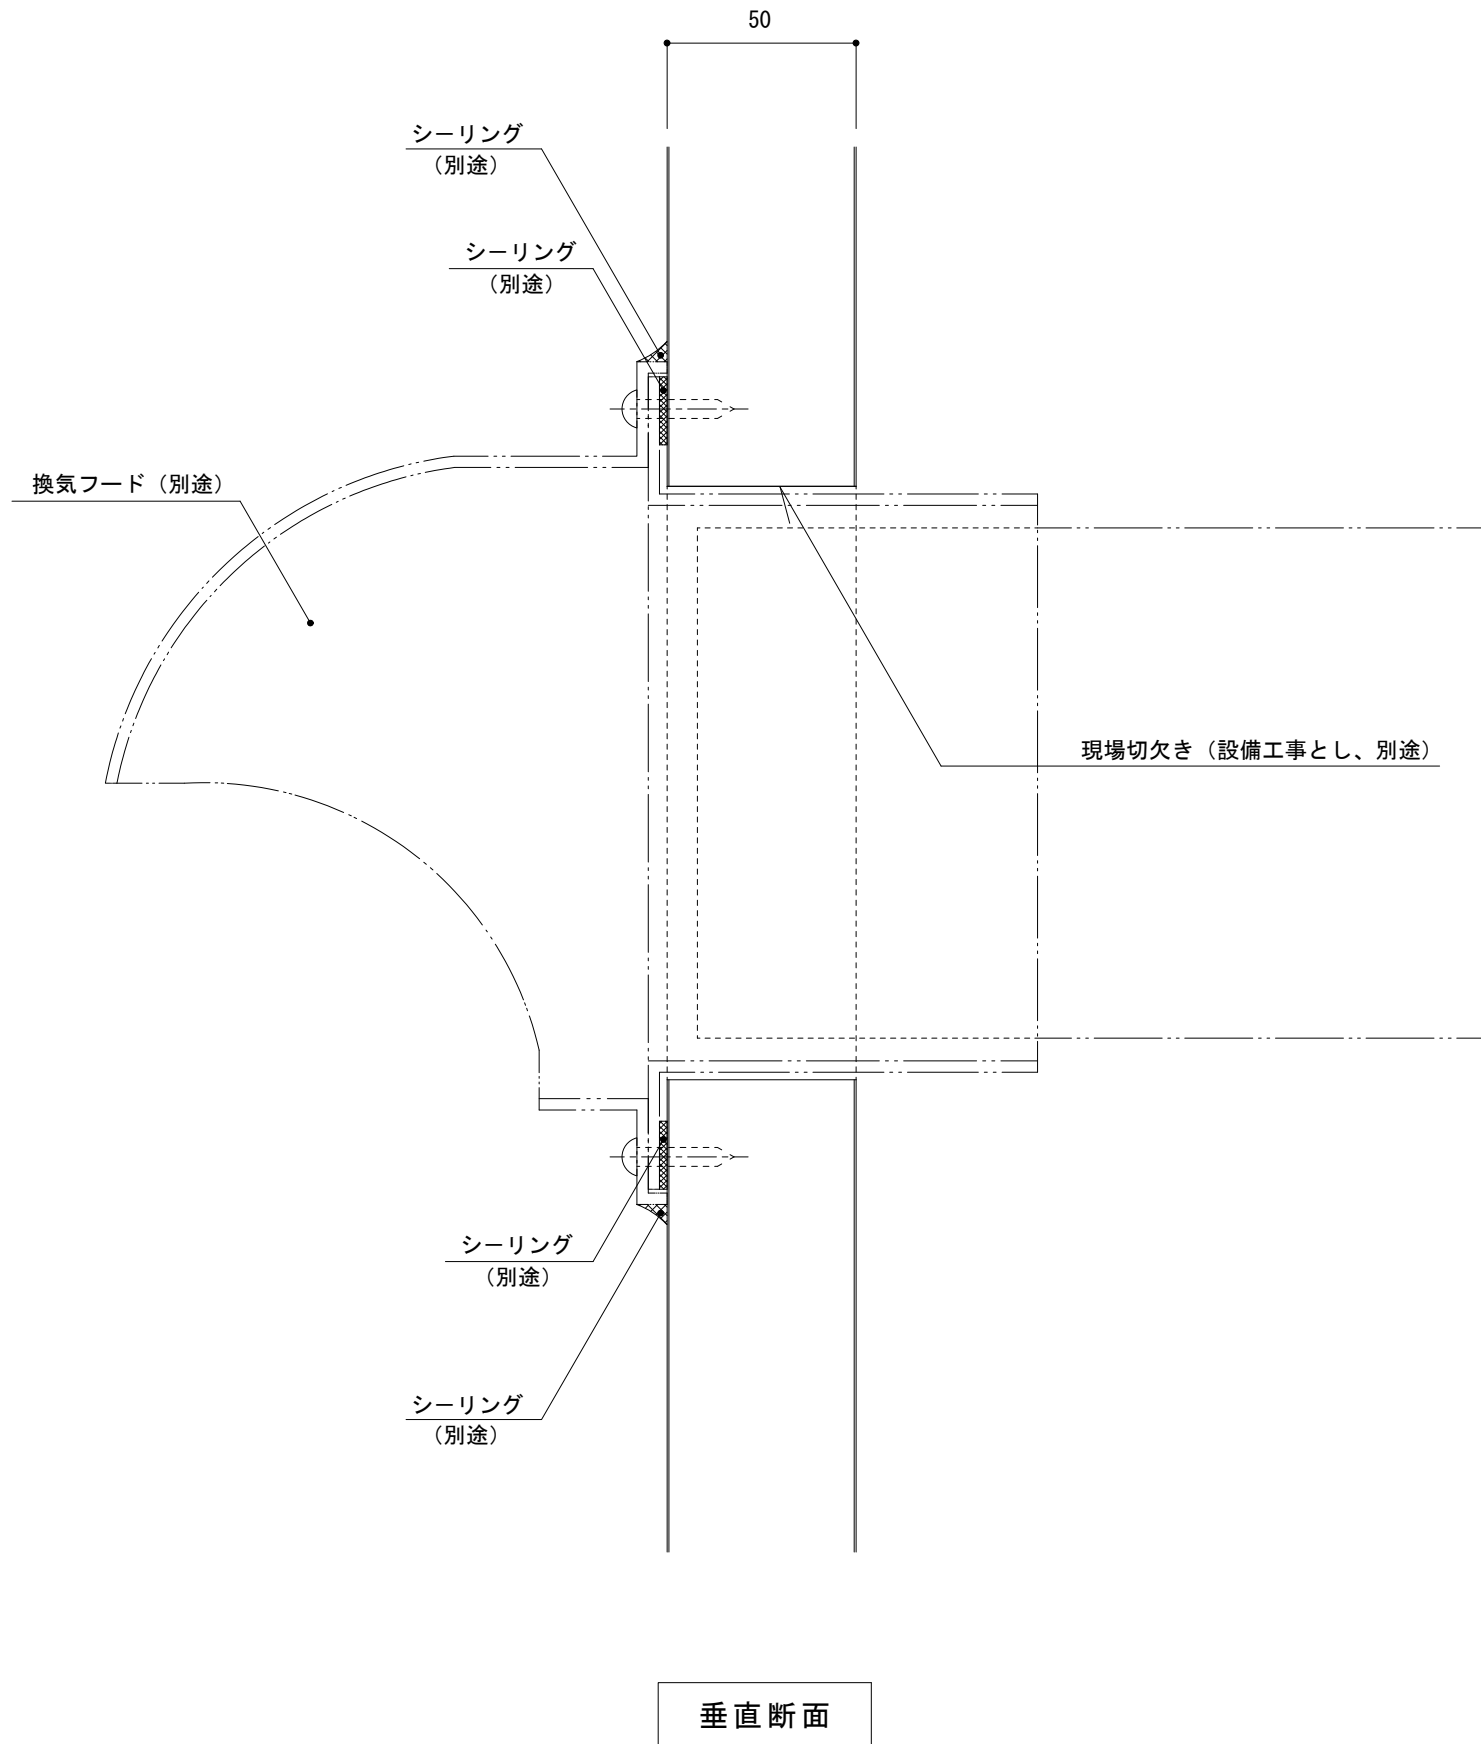

名称			
図番	AJH16-001	縮尺	1/2
日鉄鋼板株式会社			